



VANO QUADRI ELETTRICI


Struttura - Vista in pianta

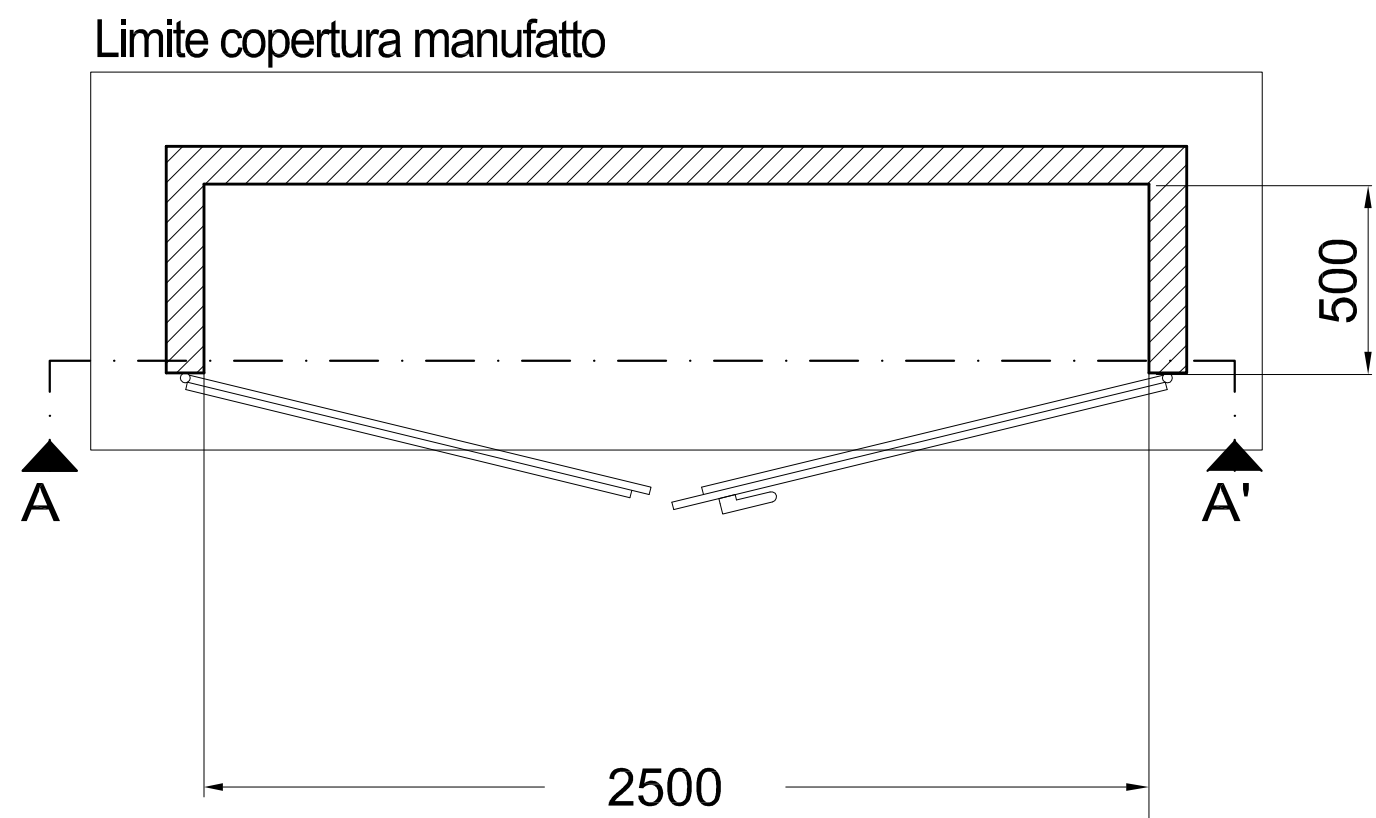


Sezione A - A'

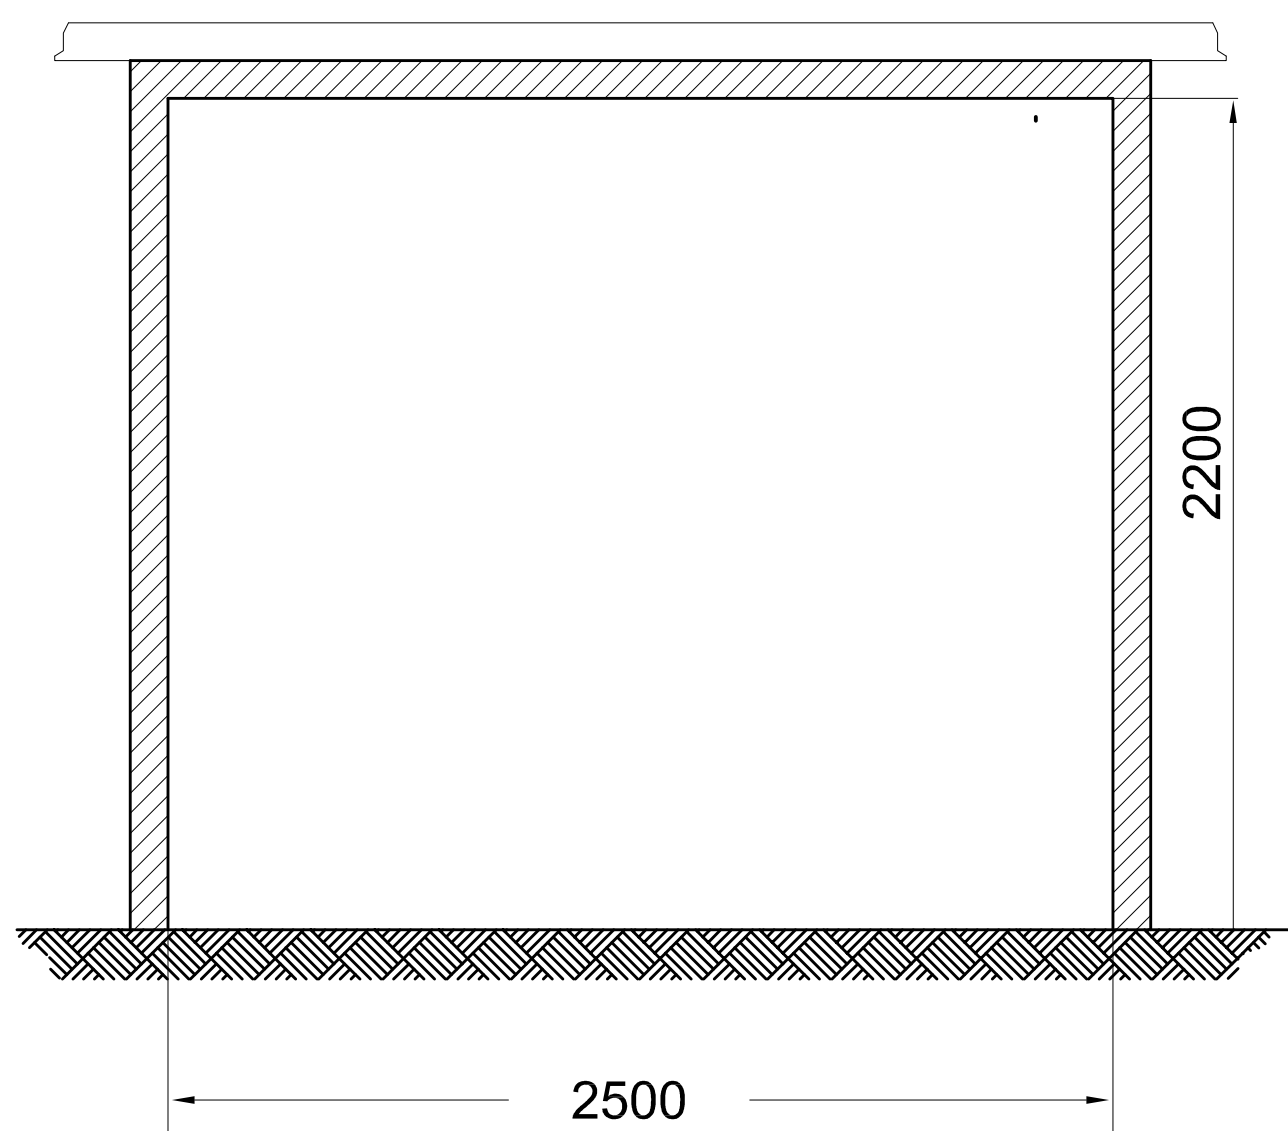


Struttura - Prospetto

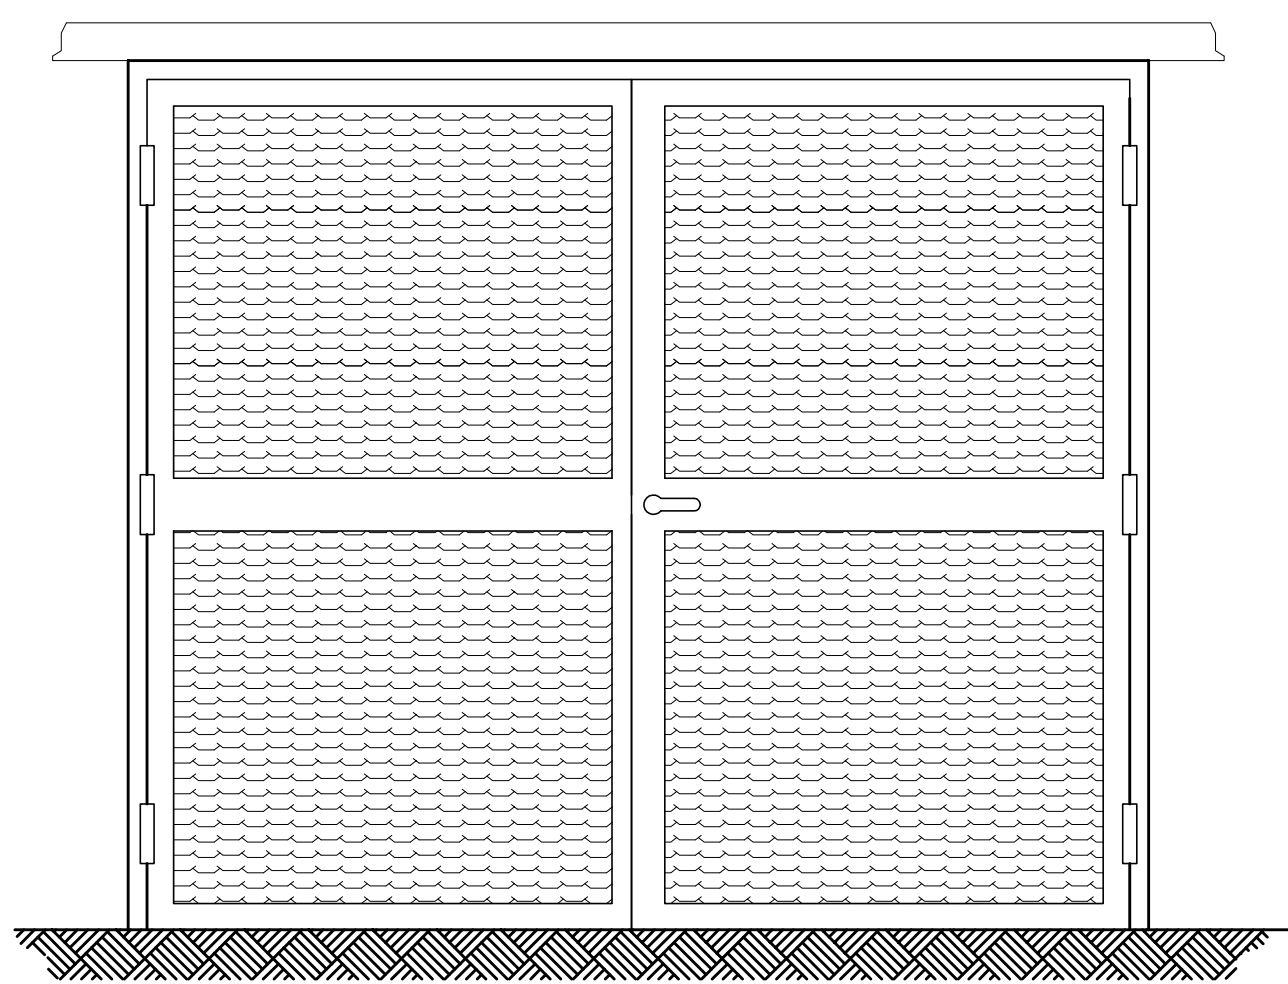


Impianto elettrico - vista in pianta

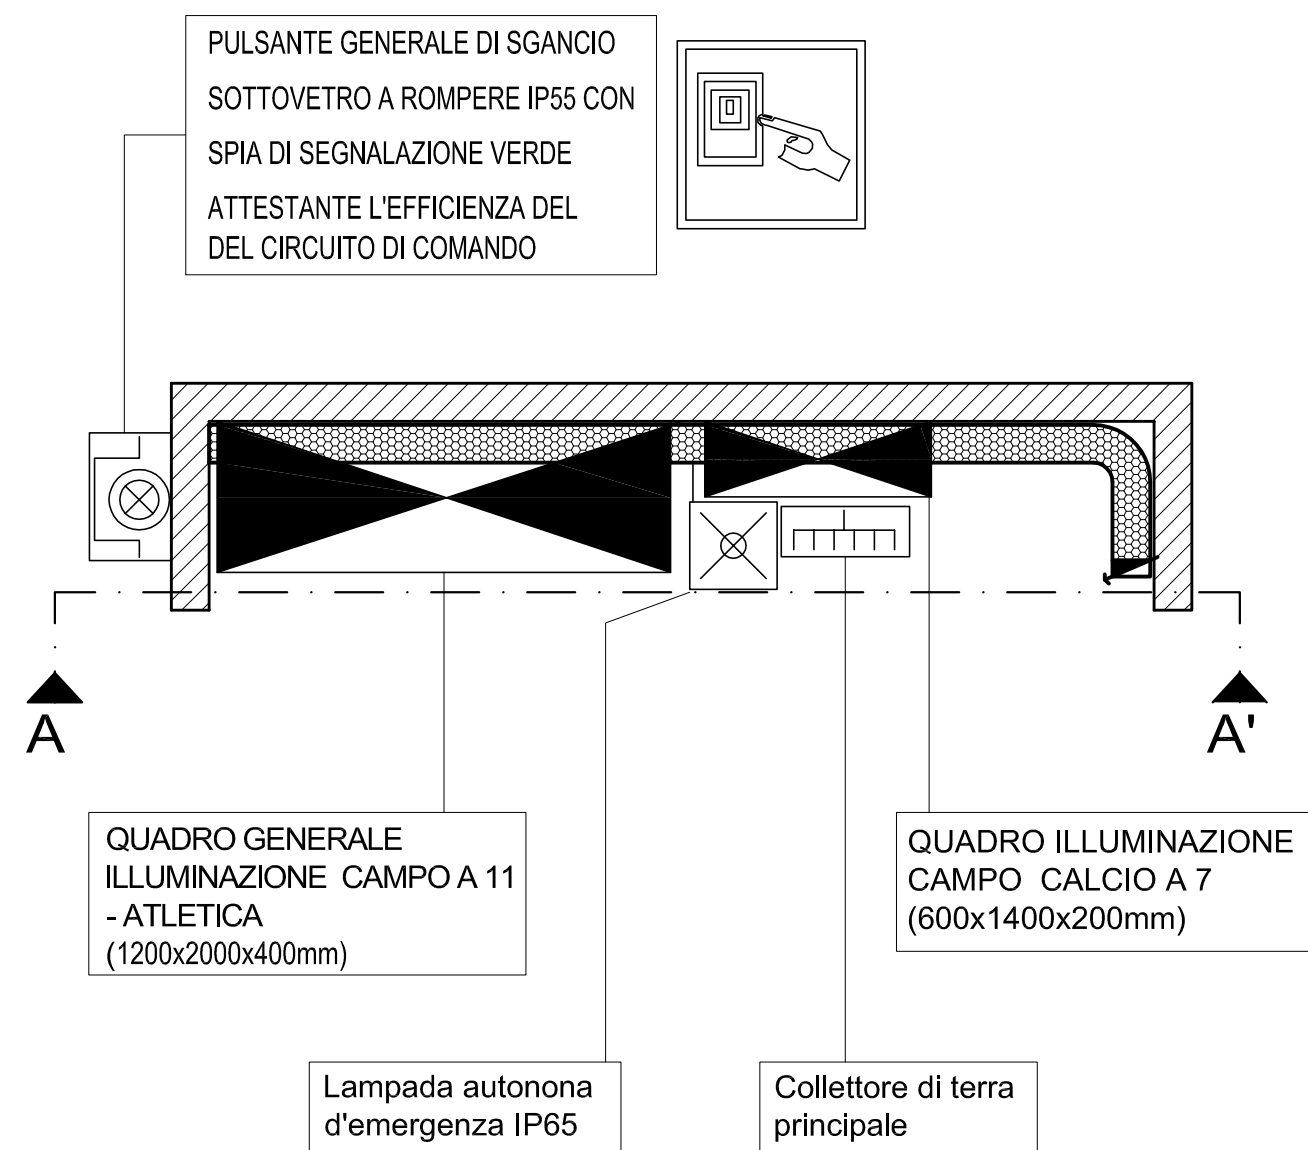

impianto elettrico - Sezione A - A'

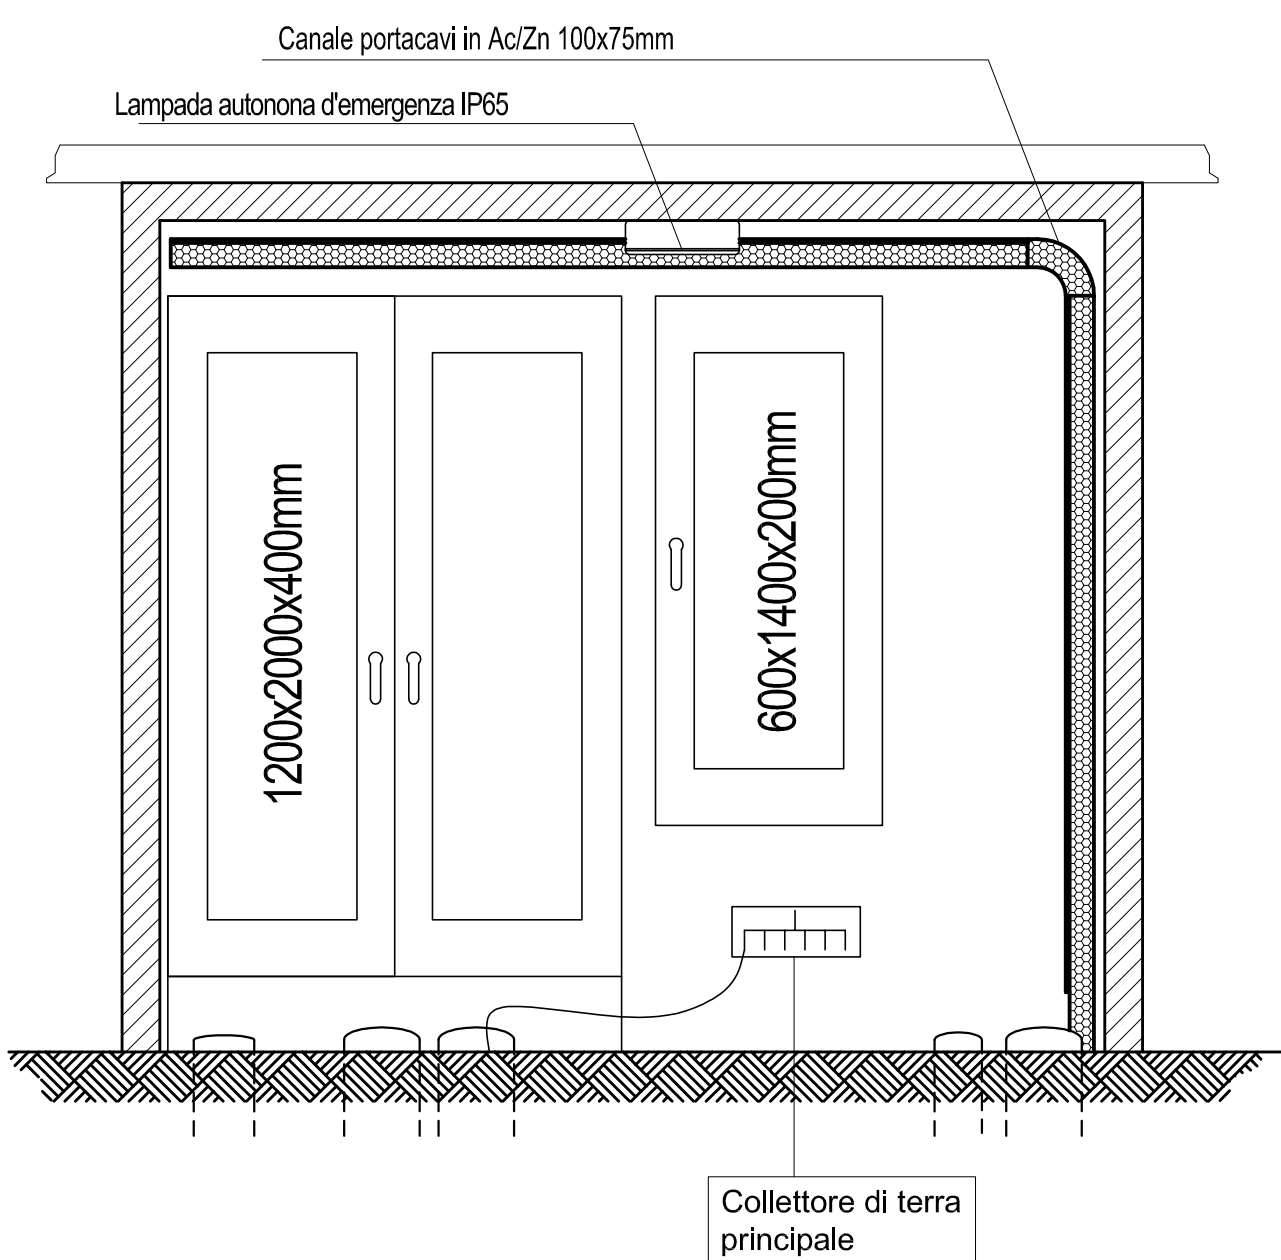


Disposizione cavidotti zona vano quadri elettrici

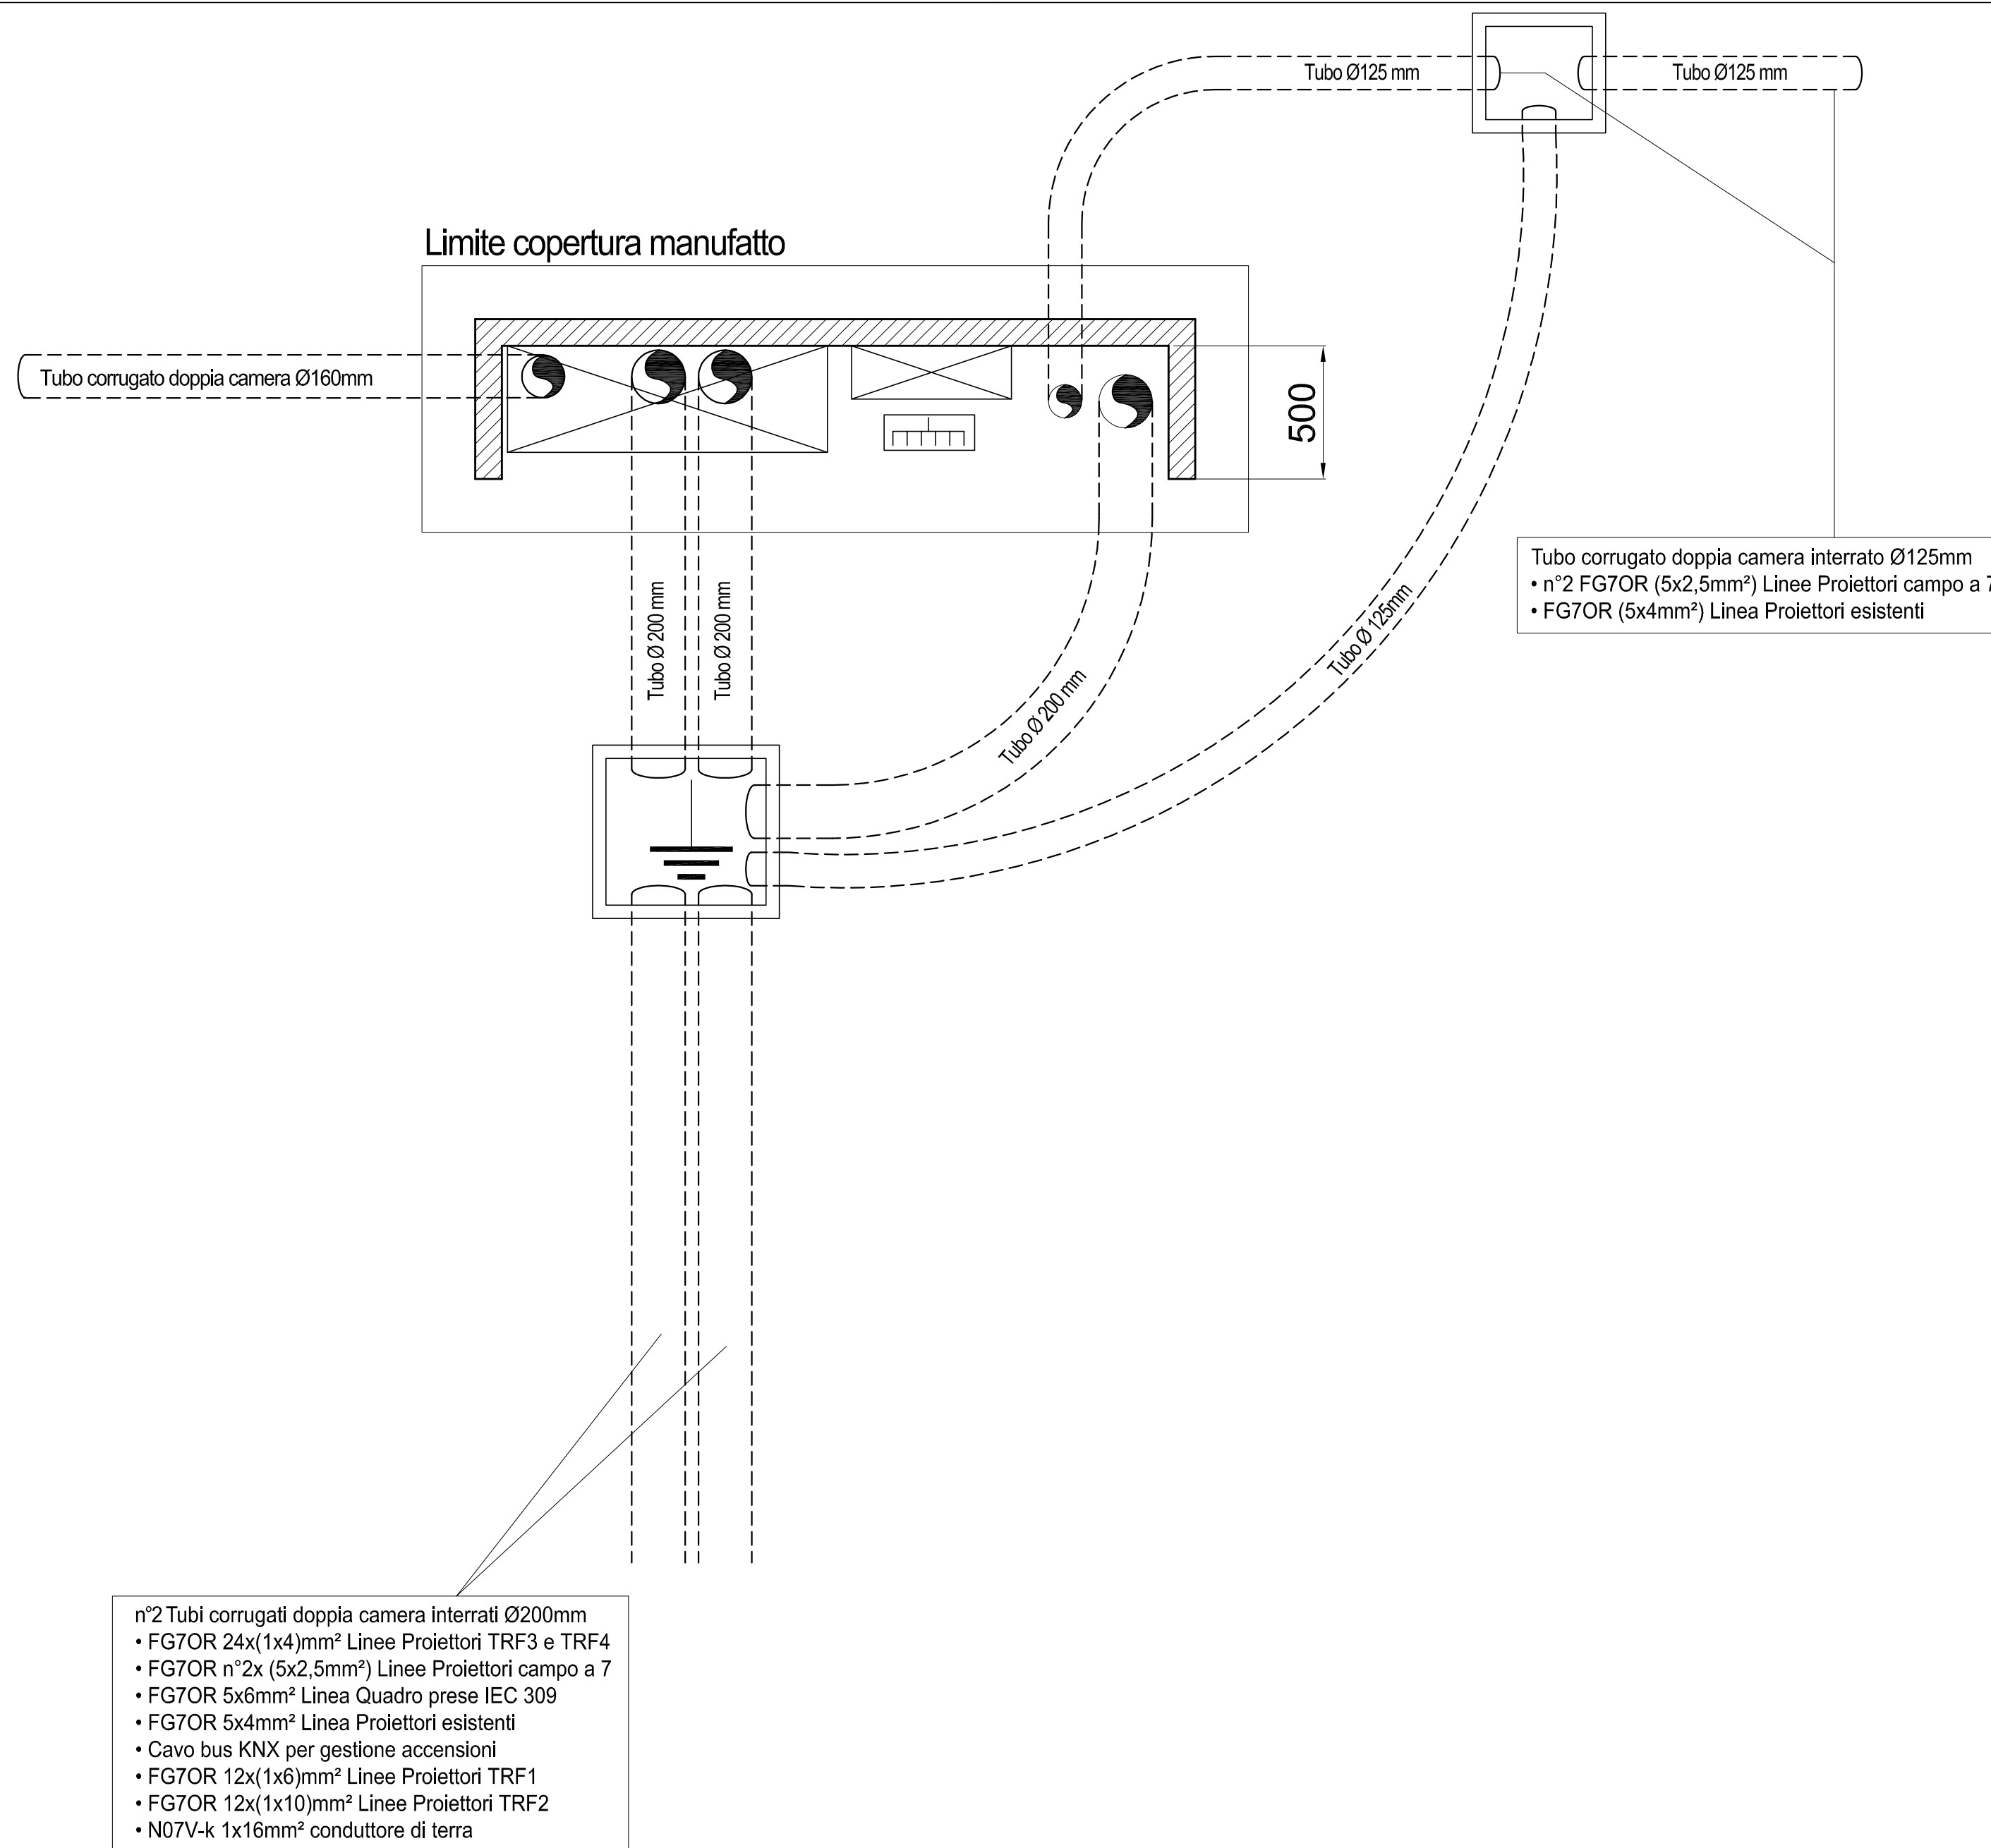


Quadretto prese IEC309 - Grado di protezione IP67

Quadro prese IEC 309 IP67 interbloccate con fusibili composto da:

- n°1 2P+T 16A 230V
- n°1 3P+N+T 16A 400v

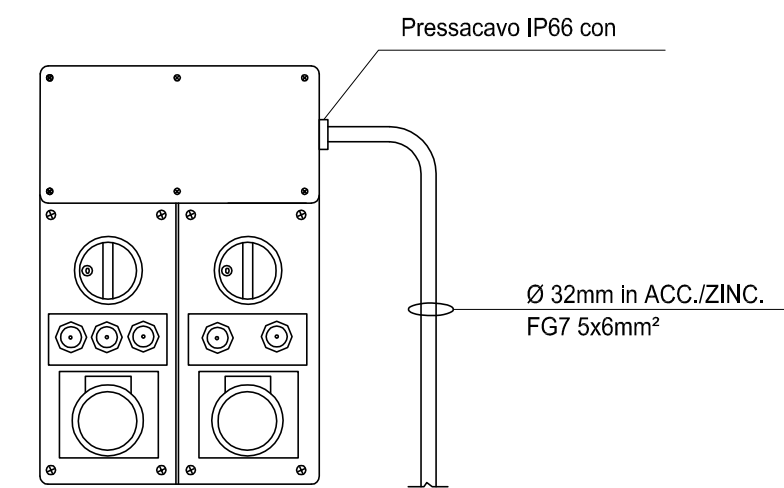

PARTICOLARE POZZETTO DI TERRA

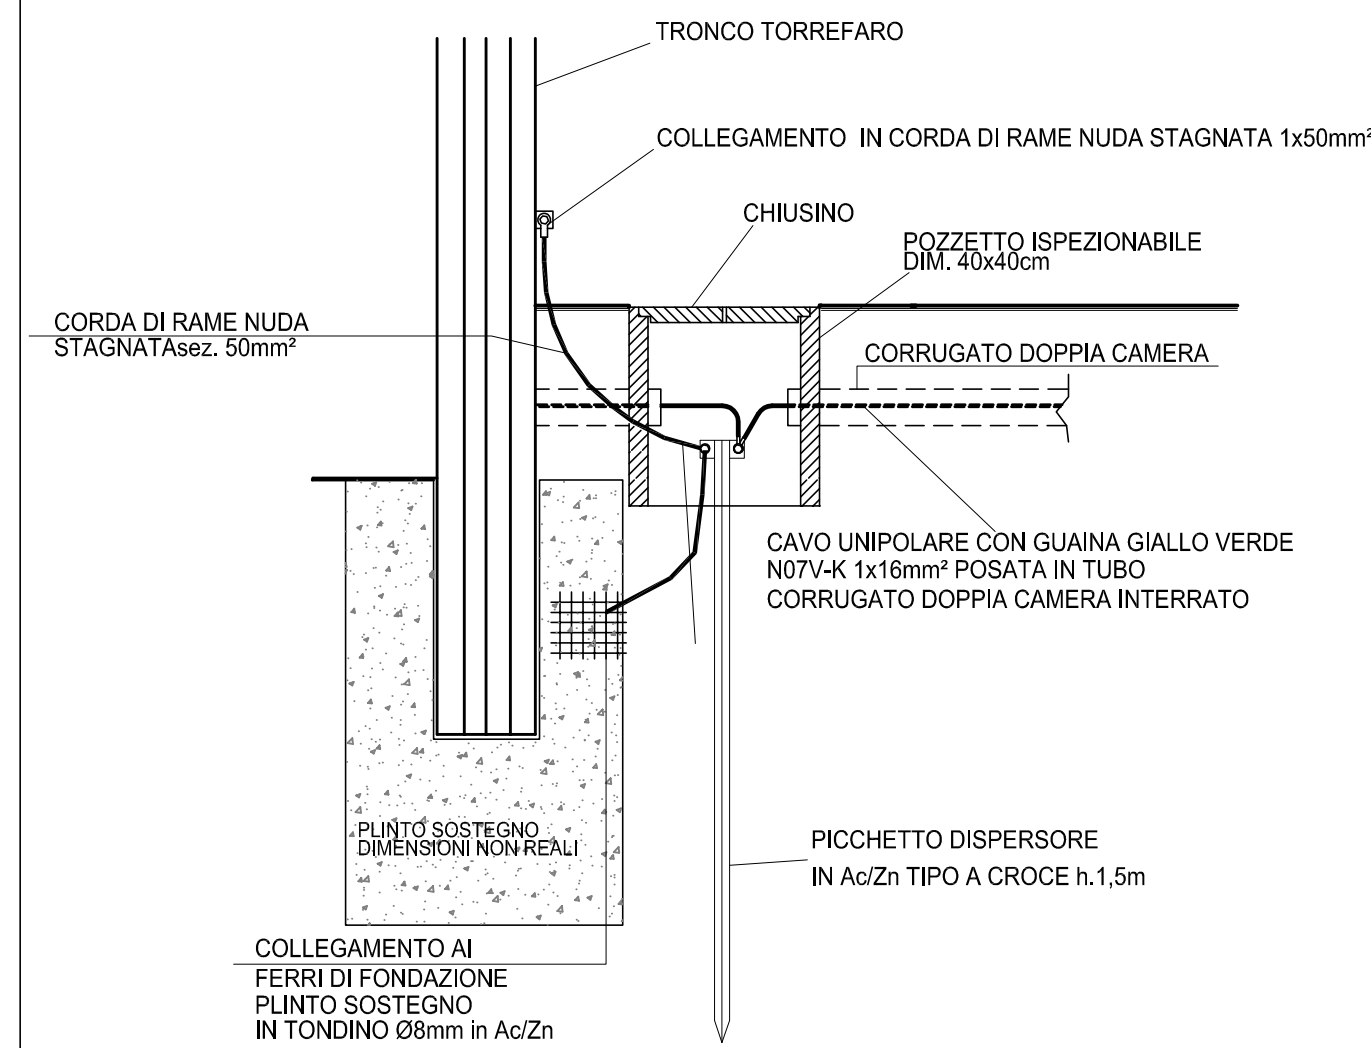

studio28architettura
s.r.l. s.p.a. s.p.a. s.p.a.
24128 Bergamo, via Nullo 28/a Tel. 035.243747 Fax 035.248074 info@studio28.it

Arch. Alberto Roscini
Iscritto Albo Arch. Bg n.645

Arch. Francesco Di Prisco
Iscritto Albo Arch. Bg n.1493

Arch. Marco Benedetti
Iscritto Albo Arch. Bg n. 2156

Collaborazione progetto impianti elettrici

Per. Ind. Andrea Miglioni
Iscritto Albo Periti Industriali Bg n. 843
Piazza Libertà 1 - 24040 Canonica D'Adda (BG)
tel (02) 90988348 - Email andmig@libero.it

COMMITTENTE
Comune di Castelleone (CR)

OGGETTO
Progetto esecutivo per la riqualificazione e il potenziamento del Centro Sportivo Comunale di Via Dosso a Castelleone (CR)

TAVOLA
Particolari costruttivi

IMPIANTI ELETTRICI

DATA
Ottobre 2016

SIGLA
2082-ESEC-06

FILE

06e
scala
1:20